


Dispozice elektroinstalace VZD jednotky

Revitalizace objektu Společenský dům Hodslavice č.4, p.č. 160, k.ú. Hodslavice
Obec Hodslavice, Hodslavice č.p. 211, 742 71, Hodslavice
IČ:00297917, DIČ:CZ00297917, zastoupena Mgr. Pavla Adamcová, starostka

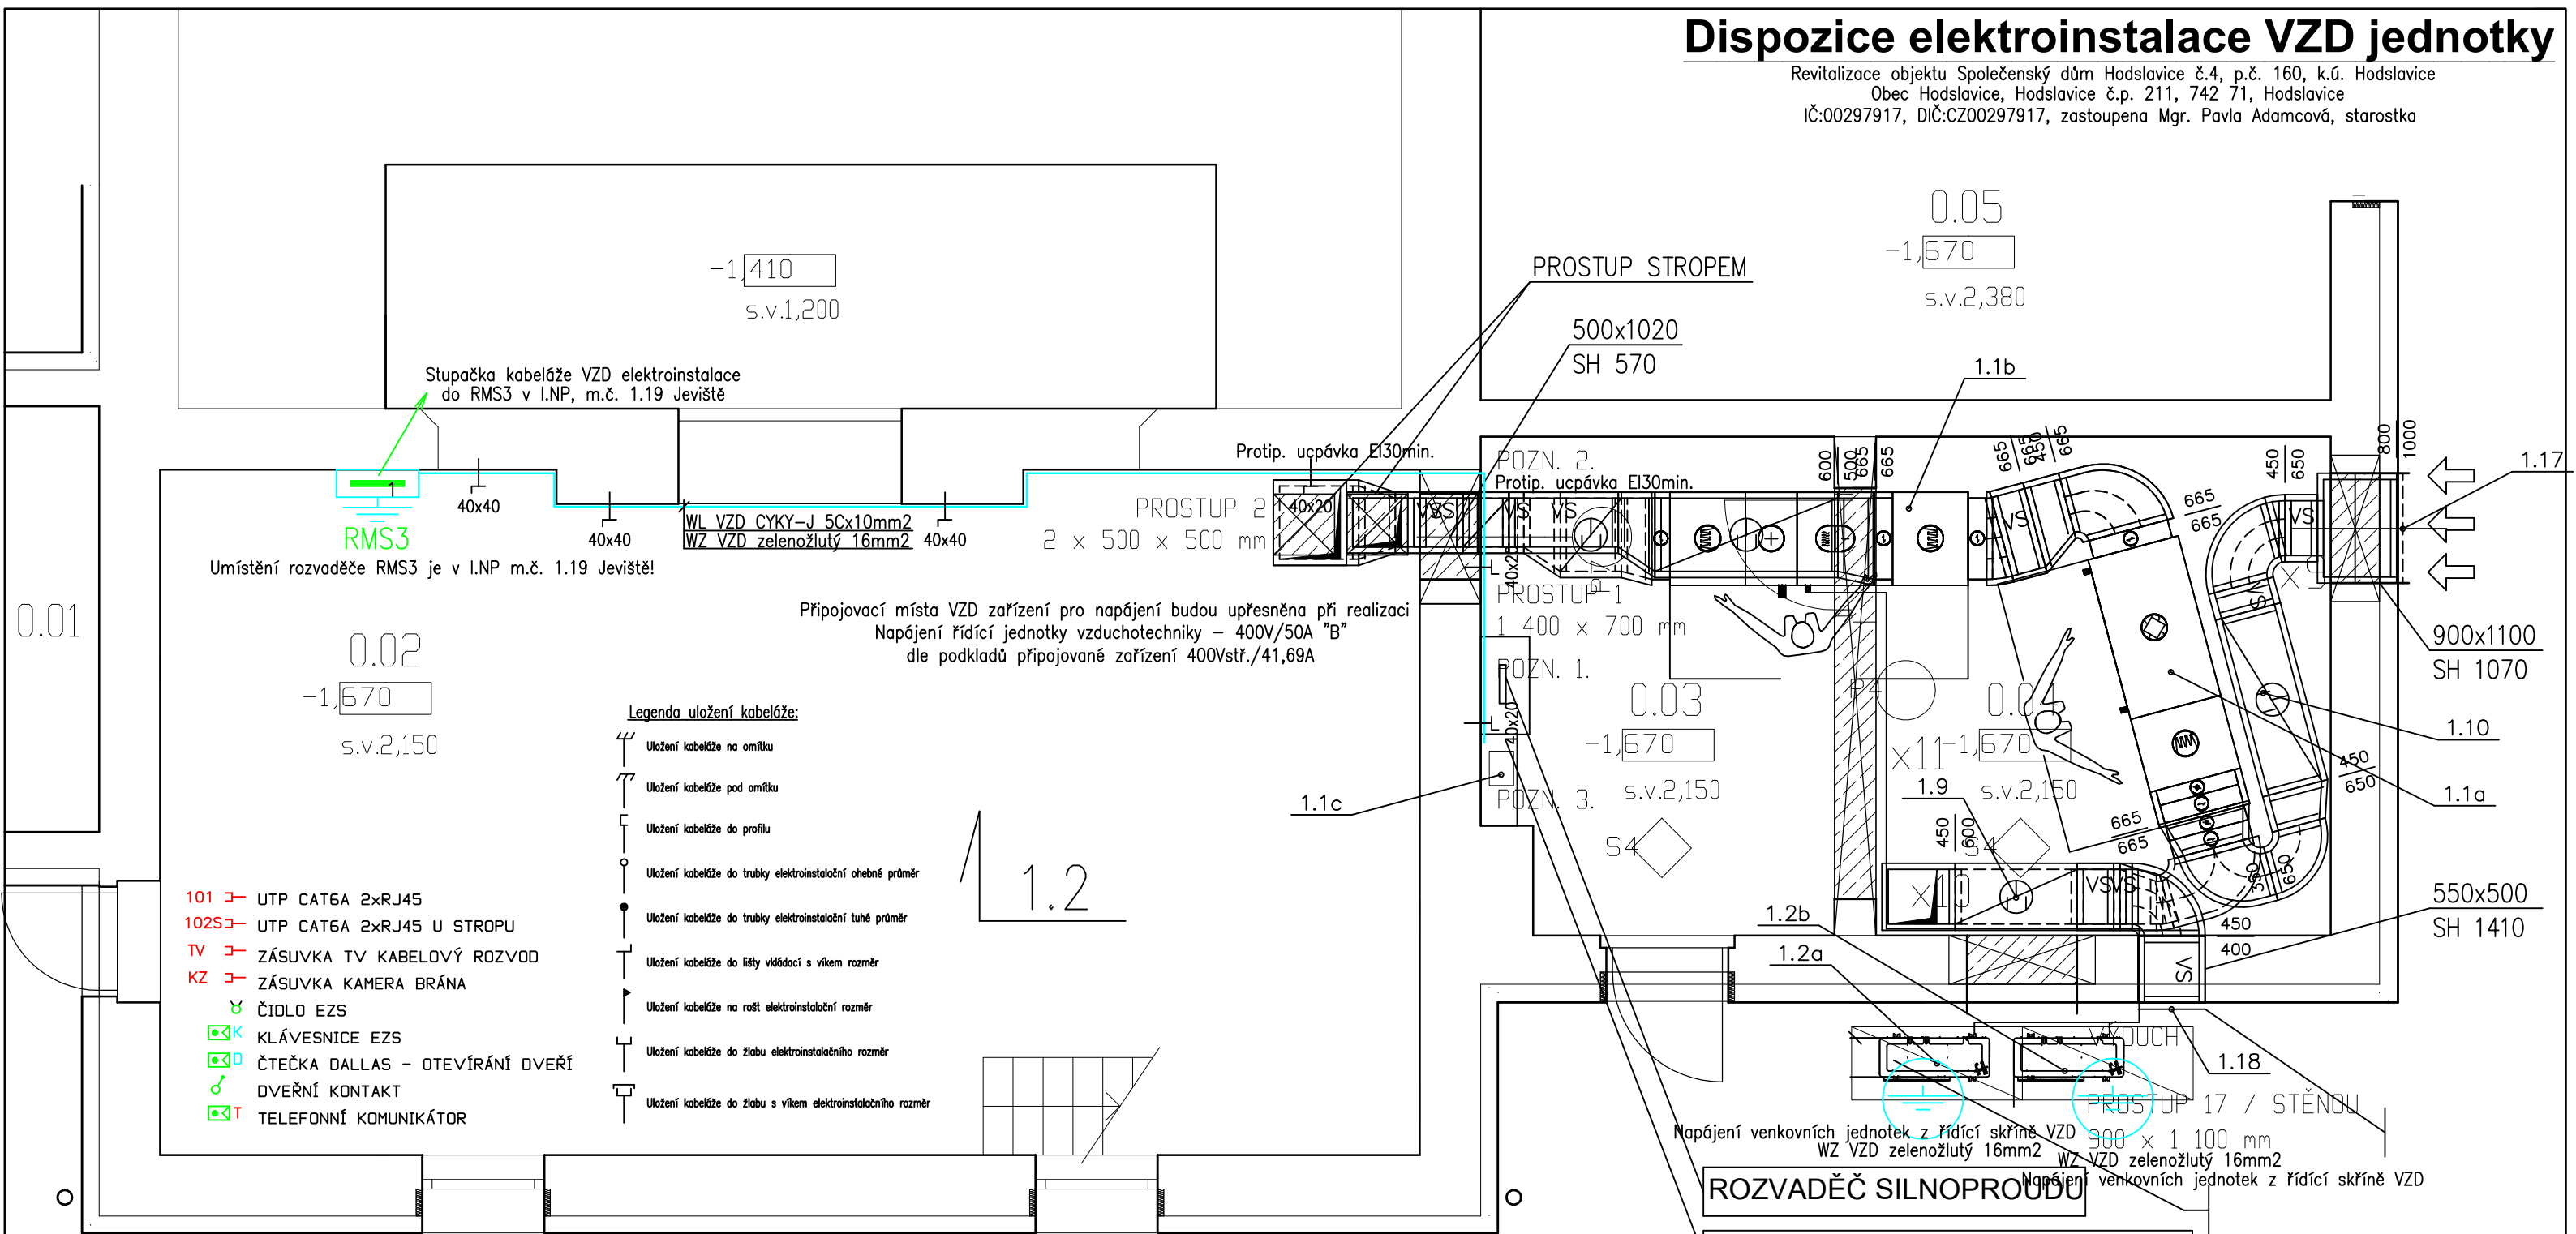

- KAMERA V TEL. KOMUNIKÁTORU
- ELEKTRICKÝ ZÁMEK
- KAMERA VENKOVNÍ, VNITŘNÍ
- DOCHÁZKOVÝ TERMINÁL
- ROZHLASOVÁ ÚSTŘEDNA
- STROPNÍ REPRODUKTOR
- ČIDLO EZS EPS ÚNIK ZP, ÚNIK CO
- TLAČÍTKO WC INVALIDÉ - SÍŘENA
- PROJEKTOR
- VENKOVNÍ SÍŘENA EZS
- ÚSTŘEDNA EZS

LEGENDA MÍSTNOSTÍ

- | | |
|------|---------------------------|
| OZN. | NÁZEV MÍSTNOSTI |
| 0.01 | SKLAD |
| 0.02 | JEVIŠTNÍ PROPADLO |
| 0.03 | Strojovna vzduchotechniky |
| 0.04 | Strojovna vzduchotechniky |
| 0.05 | GARÁŽ |
| 0.06 | BYT - SKLEP |

- Legenda použitých elektrických značek:
- Vypínač nástěnný, 10A, 230Vstř. řazení kontaktů č.1,6,5,7 - min. IP43
 - Zásuvka nástěnná jednonásobná 16A/400V, 230V, min. IP43
 - Zásuvka nástěnná jednonásobná IP43, 400V, 230V,16A
 - Vypínač polozapuštěný, řazení kontaktů č.1,5,6,7, IP20
 - Zásuvka polozapuštěná dvojnásobná, jednonásobná IP20, 230V, 16A
 - Sporákové přípojka - vypínač 1-0 s doutnavkou, 16A, 400Vstř.
 - Pohybové nebo protipožární čidlo elektronického zabezpečovacího systému
 - Termostat vnitřní pro ovládání chodu elektrického kotle - venkovní, vnitřní
 - Topný žebřík topného okruhu s el. vložkou do 0,75kW, s termostatem, napojení přes zásuvku
 - Elektrický kotel nástěnný, s oběh. čerpadlem, zásobníkem na TUV min. 50l, 400V/20A/9kW
 - Zásuvka datová , televizní, telefonní jednonásobná, polozapuštěná, napojená datovou kabeláží

3/N/PE AC 400/230V 50Hz TN-S
II.napětové pásmo pro střídavé napětí ve smyslu ČSN 33 0130
URČENÍ VENKOVNÍCH VLVŮ : protokol, příloha č. 1 technické zprávy elektro
(ČSN 33 2000-3,ČSN 33 0300,ČSN 33 2000-5-51 ed.3)
(ČSN 33 2000-4-41 ed.2)
OCHRANA PŘED ÚRAZEM ELEKTRICKÝM PROUDEM :
PODLE ČSN 33 2000-4-41 ed.2
412. - OCHRANA PŘED DOTYKEM ŽIVÝCH ČÁSTÍ,NEBO ZÁKLADNÍ OCHRANA
412.1.-OCHRANA IZOLOVÁNÍM ŽIVÝCH ČÁSTÍ,412.2.-OCHRANA ZÁBRANAMI,NEBO KRYTÍ
412.5.-DOPLŇKOVÁ OCHRANA PROUDOVÝMI CHRANICÍ
413. -OCHRANA PŘED DOTYKEM NEŽIVÝCH ČÁSTÍ,NEBO OCHRANA PŘI PORUŠE
(ČSN 33 2000-4-41 ed.2)
413.1.-OCHRANA SAMOČINNÝM ODPOJENÍM NAPÁJENÍ
413.2.-OCHRANA POUŽITÍM ZAŘÍZENÍ TŘIDY OCHRANY II.

Nově instalované vodivé hmoty uzemnit vodičem CY 6-10mm² do ekvipotenciální svorkovnice.
Ekipotenciální svorkovnici uzemnit na zemnicí soustavu objektu vodičem CY 16mm² zelenožlutý.
Prostupy stavebními hmotami mezi jednotlivými prostory nutno koordinovat s profesí stavební, popř. je provést šetrně vrtáním, vybouráním.
Poznámka - prostupy datové kabeláže mezi jednotlivými požárními úseky ošetřit protipožární certifikovanou hmotou s definovanou požární odolností.
Důsledně prostorově, popř. stínícími přepážkami oddělit silnoproudou a slaboproudou kabeláž od sebe!

TATO DOKUMENTACE JE ZPRACOVÁNA V SOULADU S VYHLÁŠKOU 499/2006 Sb. A S VYHLÁŠKOU 503/2006 Sb. PRO ÚČELY STAVEBNÍHO A ÚZEMNÍHO ŘÍZENÍ. TENTO STUPEŇ PROJEKTOVÉ DOKUMENTACE NENAHAZUJE DOKUMENTACI PROVÁDĚCÍ.		Tato dokumentace byla zpracována na základě podkladů poskytnutých správcí sítí, investorem a projektantem část stavební. Tento výkres svou podrobností a přesností odpovídá potřebám profese elektro. Pro přesné odměřování je určena katastrální mapa dotčeného území a dokumentace část stavební.	
LIST C.: 1.	LISTU: 2x A4	Dispozice elektroinstalace vzduchotechnické jednotky	
Měřítko 1:50	Ing. Pavel Poruba IČ:46574450	OBJ.C.,PJ: Společenský dům	ZAK.CISLO: 55/2019
		PROVEDL: ing. Poruba	DATUM: 12/2019
		AKCE: Revitalizace objektu Společenský dům Hodslavice č.4	INVESTOR: Obec Hodslavice, č.p. 211, 741 71, Hodslavice, Mgr. Adamcová

Revize č.1 datum 04/2022
ARCHIVNÍ CISLO:
VÝKRES CISLO: E-02