


SITUACE KANALIZAČNÍ PŘÍPOJKY

M 1:300

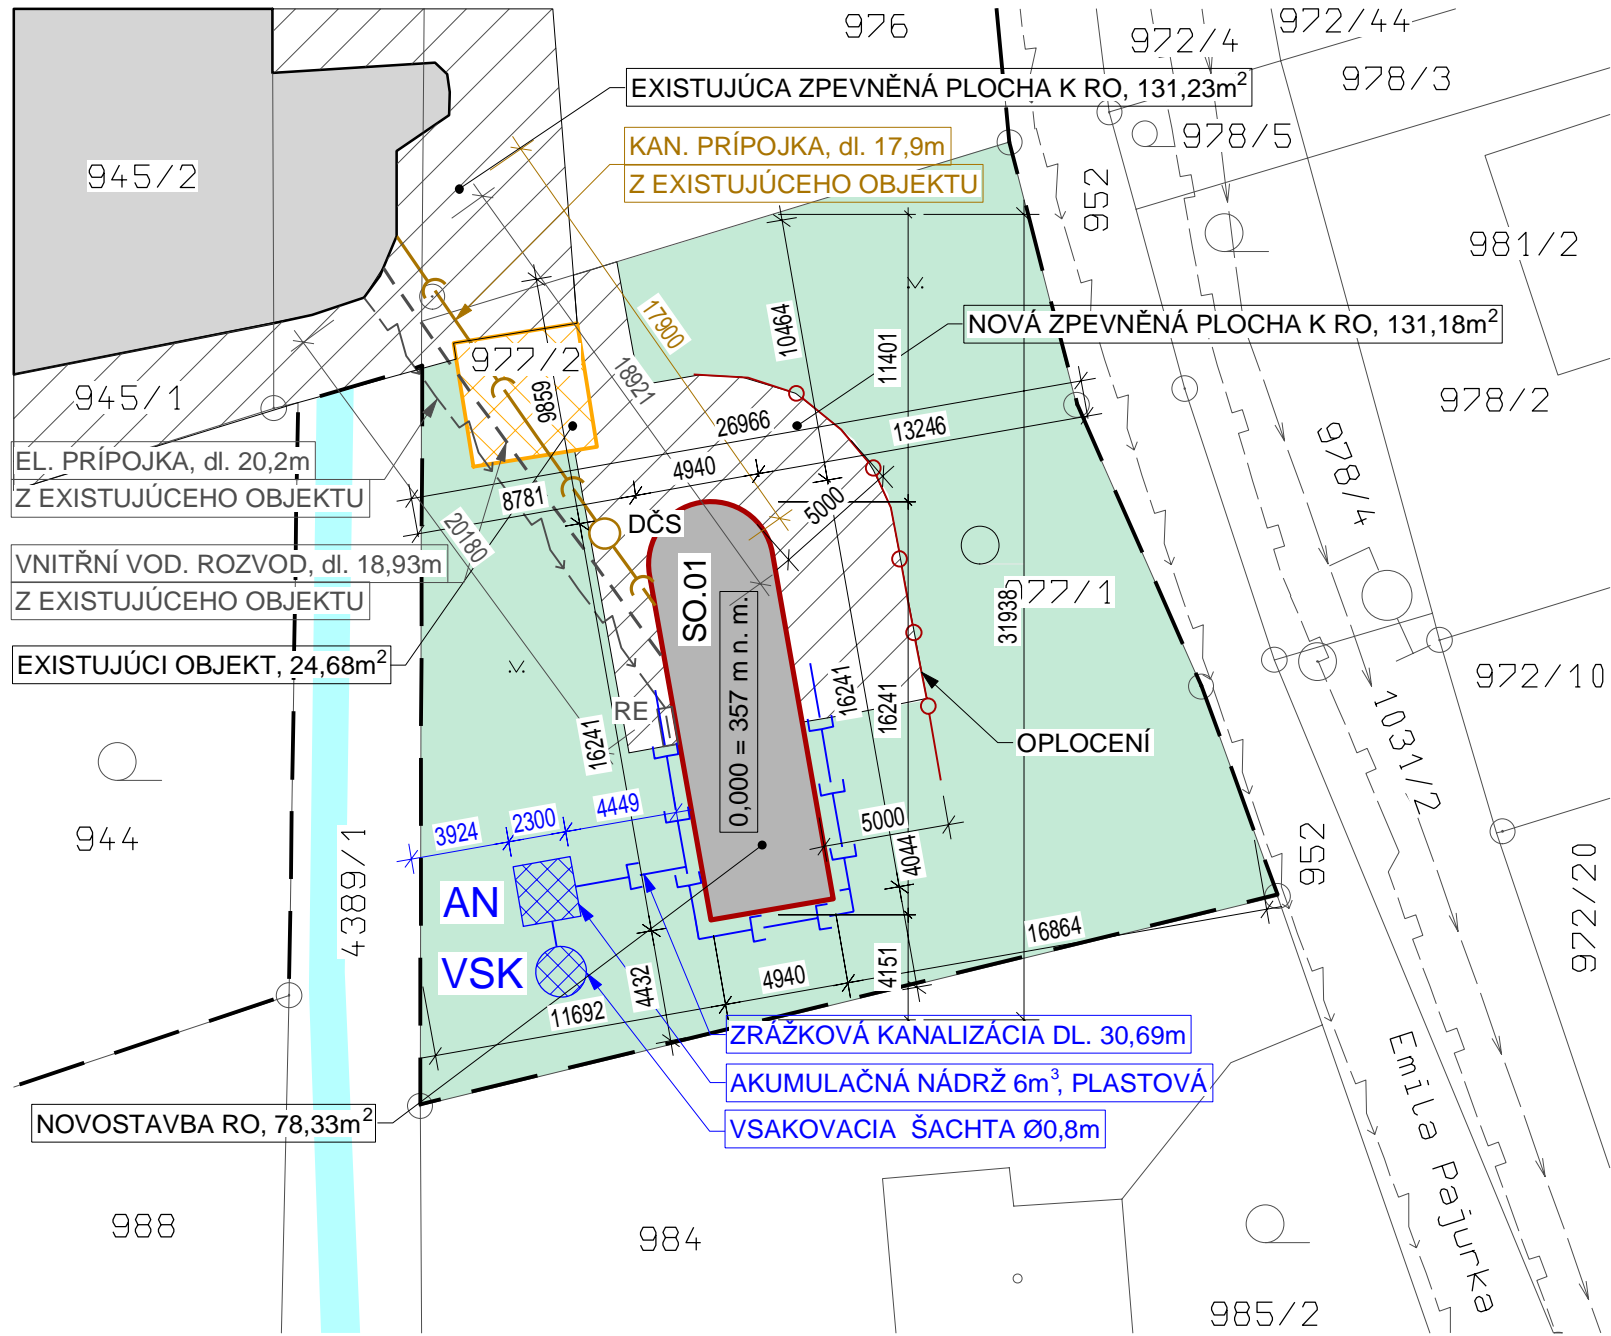

LEGENDA SYMBOLŮ

- VSTUP DO AREÁLU
- STÁVAJÍCÍ ZELEŇ

LEGENDA ČAR

- HRANICE ŘEŠENÉHO ÚZEMÍ
- HRANICE PARCEL DLE KN
- OPLOCENÍ AREÁLU
- EXISTUJÍCÍ POTOK

LEGENDA PLOCH

- NOVĚ NAVRŽENÉ
- SO 01 REKREAČNÍ OBJEKT - NOVĚ NAVRŽENÝ OBJEKT, VÝŠKA 10,84 m
3 045 m²
- STÁVAJÍCÍ
- STÁVAJÍCÍ ZATRAVNĚNÉ PLOCHY
 - STÁVAJÍCÍ STAVEBNÍ OBJEKTY

LEGENDA INŽENÝRSKÝCH SÍTÍ


- AREÁLOVÁ:
- KANALIZAČNÍ SÍŤ 17,9 m PVC
 - SÍŤ ZRÁŽKOVÉ KANALIZACE 18,93 m POLYETYLÉN
 - VODOVODNÍ SÍŤ 30,69 m PVC
 - SÍŤ ELEKTR. PROUDU
- DČS DOMOVÁ ČERPACIA STANICA Ø800mm
- AN AKUMULAČNÁ NÁDRŽ 6m , PĚŠTOVÁ
- VSK VSAKOVACIA ŠACHTA Ø2,5m
- RE JISTÍCÍ SKŘÍŇ - ELEKTR. SÍŤ
- STÁVAJÍCÍ:
- VNĚJŠÍ VODOVODNÍ SÍŤ - PITNÁ VODA (DN400, OCHRANNÉ PÁSMO 1,5 m OD VNEJŠÍ HRANY POTRUBÍ NA OBĚ STRANY)
 - VNĚJŠÍ SÍŤ ELEKTR. PROUDU (OCHRANNÉ PÁSMO 1,0 m NA OBĚ STRANY)
 - VNĚJŠÍ PLYNÁRENSKÁ SÍŤ - ZEMNÍ PLYN (STL VEDENÍ, OCHRANNÉ PÁSMO 1 m NA OBĚ STRANY)
 - HYDRANT

LEGENDA

- OPLOCENÍ - NOVÉ
- OPLOCENÍ - EXISTUJÍCÍ

LEGENDA STAVEBNÍCH OBJEKTŮ

SO 01	NOVOSTAVBA REKREAČNÉHO OBJEKTU VÝŠKA OBJEKTU - 3,70 m
-------	--

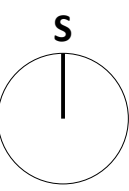

0,000 = 357,65 m.n.m.

Dřevostavby MC s.r.o. Veřovice 50, 742 73 Veřovice IČO: 034 36 420 DIČ: CZ034 36 420			
VYPRACOVAL Ing. Roman Katler +420 602 594 540 projekce@drevostavby-mc.cz		KONTROLOVAL Ing. Martin Povala +420 602 594 640 projekce@drevostavby-mc.cz	
MÍSTO STAVBY Frýdlant nad Ostravicí kat. úz.: Frýdlant nad Ostravicí [635171] č. par. 977/1		INVESTOR TERMO FRÝDLANT NAD OSTRAVICÍ s.r.o. Hamernická 233 739 11, Frýdlant nad Ostravicí	
PROJEKT		SO 01 - SAUNA PRO VEŘEJNOST	
DOKUMENT		D.03.01 - SITUACE KANALIZAČNÍ PŘÍPOJKY	
		ČÍSLO ZAKÁZKY	
		STUP. PD DSP + DPS	ČÁST D
		DATUM 31.10.2024	Č. VÝKRESU D.03.02
		MĚŘÍTKO 1: 300	