


PODÉLNÝ ŘEZ H-H

M 1 : 50

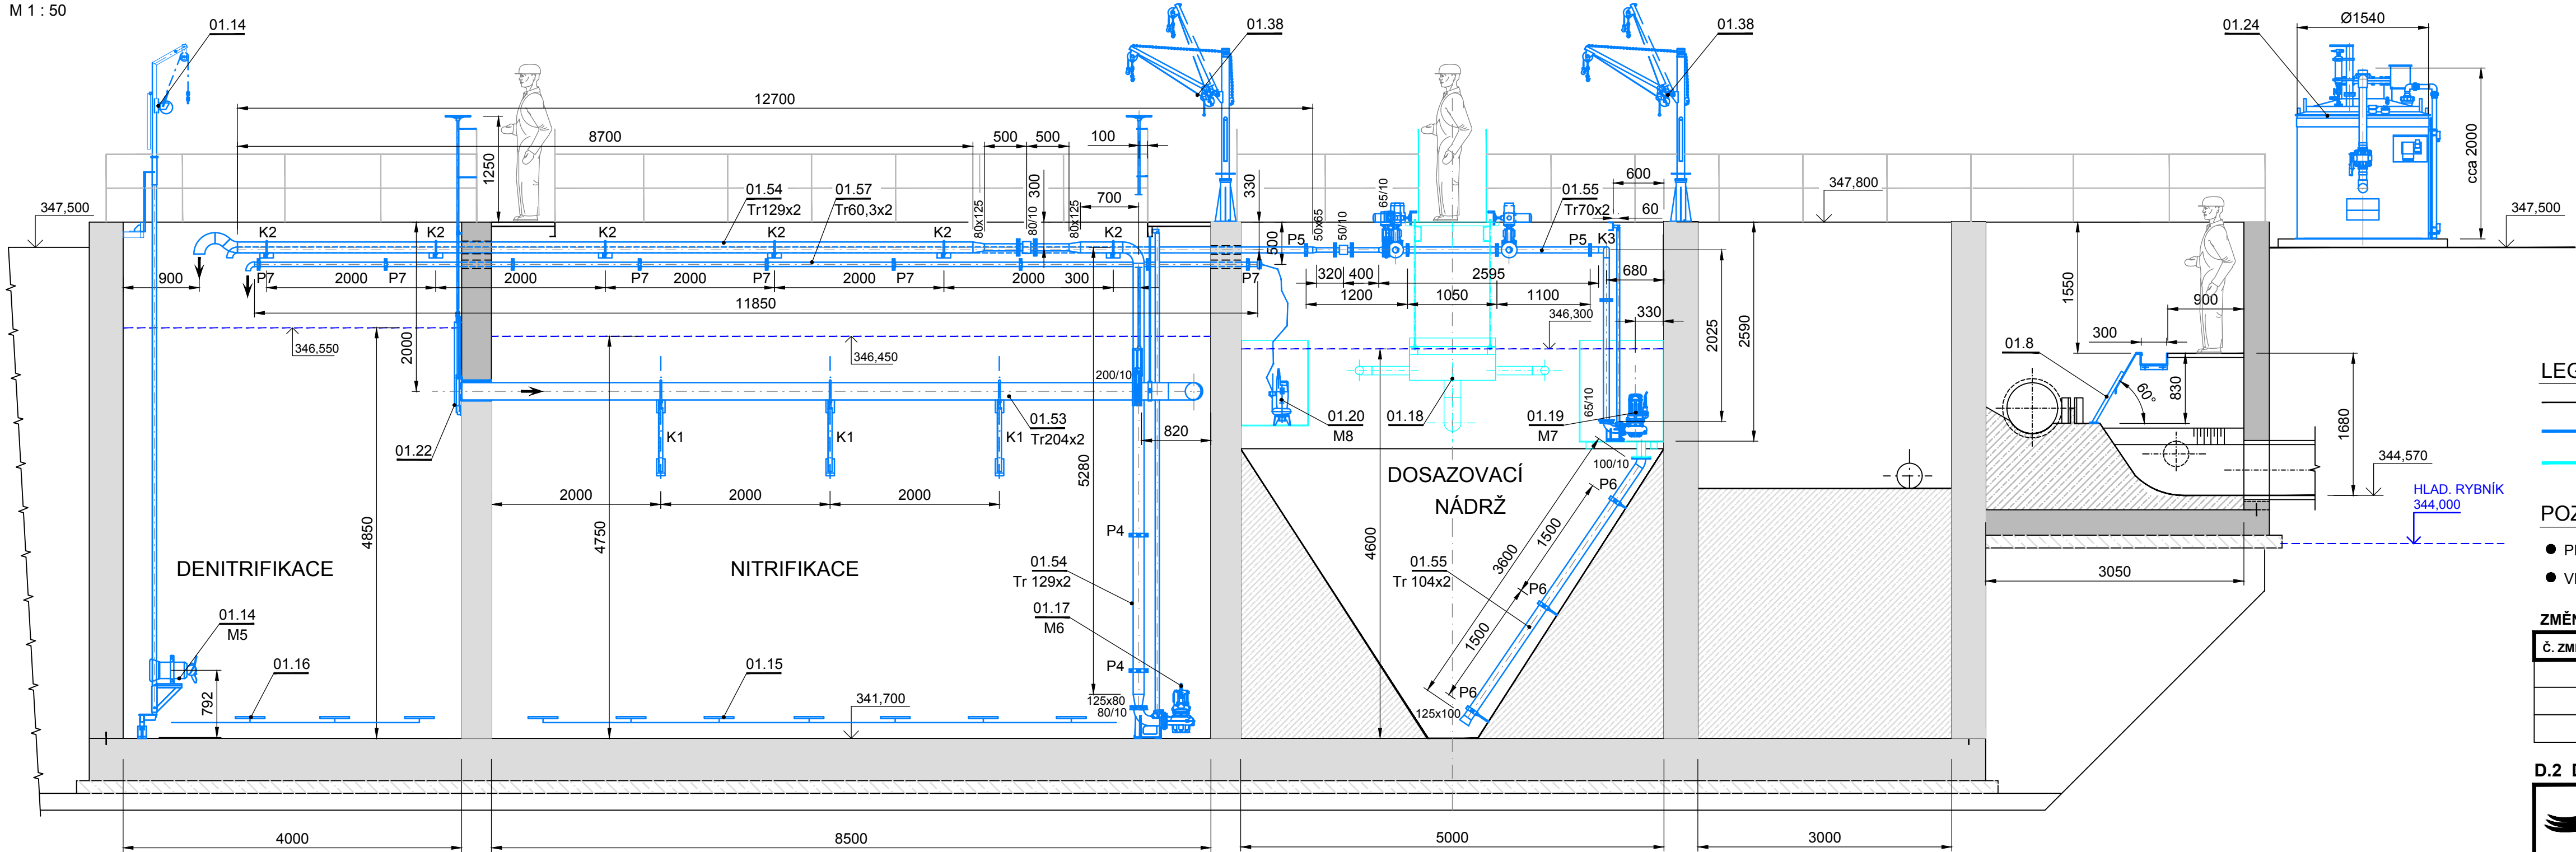

Provozní soubory:

- PS 01 Strojně - technologická část
- PS 01.1 Vstupní čerpací stanice
- PS 01.2 Hrubé předčištění
- PS 01.3 Biologické čištění
- PS 01.4 Kalové hospodářství
- PS 01.5 Dmychárna

SOUVISEJÍCÍ DOKUMENTACE

- D.2.1.a TECHNICKÁ ZPRÁVA
- D.2.1.b.1 TECHNOLOGICKÉ SCHÉMA ČOV
- D.2.1.b.2 PŮDORYSNÝ POHLED
- D.2.1.b.3 PŮDORYSNÝ ŘEZ, ŘEZ G-G
- D.2.1.b.4 PŘÍČNÉ ŘEZY A-A, B-B, M-M
- D.2.1.b.5 PŘÍČNÉ ŘEZY C-C, D-D
- D.2.1.b.6 PŘÍČNÉ ŘEZY E-E, F-F
- D.2.1.b.8 PODÉLNÝ ŘEZ I-I
- D.2.1.b.9 PODÉLNÝ ŘEZ K-K
- D.2.1.b.10 PODÉLNÝ ŘEZ L-L
- D.2.1.c SPECIFIKACE STROJŮ A ZAŘÍZENÍ

LEGENDA

- STAVEBNÍ ČÁST
- STROJNĚ- TECHNOLOGICKÁ ČÁST
- KOMPLET DODÁVKA ZAŘÍZENÍ

POZNÁMKA:

- PROJEKTOVÁ DOKUMENTACE NENAHAZUJE DOKUMENTACI DÍLENSKOU !
- VRTANÉ OTVORY NAD VODOU PO PROSTUPU TECHNOLOGICKÉHO ZAŘÍZENÍ STAVEBNĚ DOTĚSNIT

ZMĚNA VÝKRESU:

Č. ZMĚNY	PŘEDMĚT ZMĚNY	ZMĚNU PROVEDL	PODPIS	DATUM ZMĚNY

D.2 DOKUMENTACE TECHNICKÝCH A TECHNOLOGICKÝCH ZAŘÍZENÍ

		<b>KONEKO, spol. s r.o.</b>		Tel.: +420 596 633 836	
		Výstavní 2224/8		Fax: +420 596 633 689	
		709 00 Ostrava		Email: koneko@koneko.cz	
				www.koneko.cz	
Investor: <b>Obec Hnojník</b>				Hlavní inženýr projektu: Ing. Sergej Gorbunov 	
Akce: <b>Splašková kanalizace a ČOV v obci Hnojník</b>				Zodp. projektant: Ing. Lenka Čaplová 	
Objekt: <b>PS 01 Strojně-technologická část</b>		Název přílohy: <b>PODÉLNÝ ŘEZ H-H</b>		Vypracoval: Ing. Lenka Čaplová 	
Zakázkové číslo: 3317/DSP-2019		Číslo přílohy: <b>D.2.1.b.7</b>		Kontroloval: Ing. David Popelář 	
Archivní číslo: 3317_01		Měřítko: 1 : 50		Stupeň: DPS	
				Datum: 11/2019	
TENTO VÝKRES A JEHO PŘÍLOHY JSOU NAŠÍM DUŠEVNÍM VLASTNICTVÍM, NESMÍ BÝT BEZ NAŠEHO PŘEDCHOZÍHO PÍSEMNÉHO SOUHLASU KOPÍROVÁNY, ROZMNOŽOVÁNY ANI ZPŘÍSTUPNĚNY JINÝM OSOBÁM NEBO FIRMÁM					