




ŘEZ

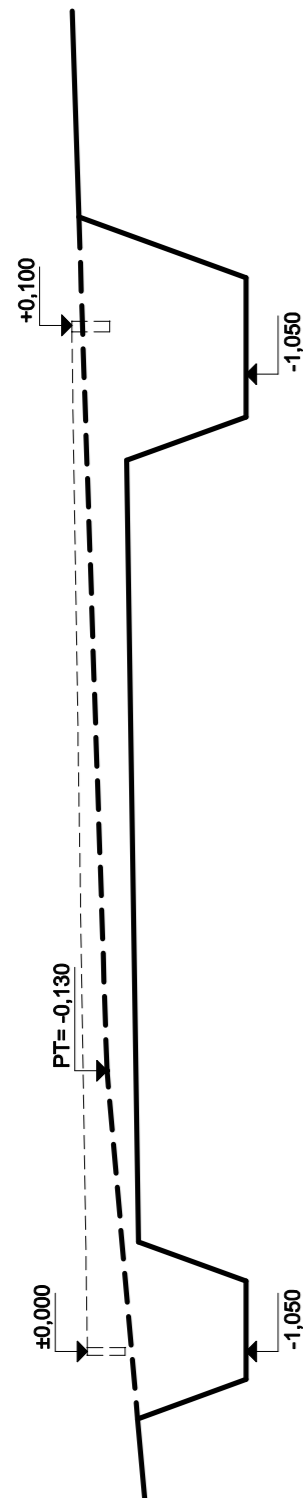


PŮDORYS - ZÁKLADŮ

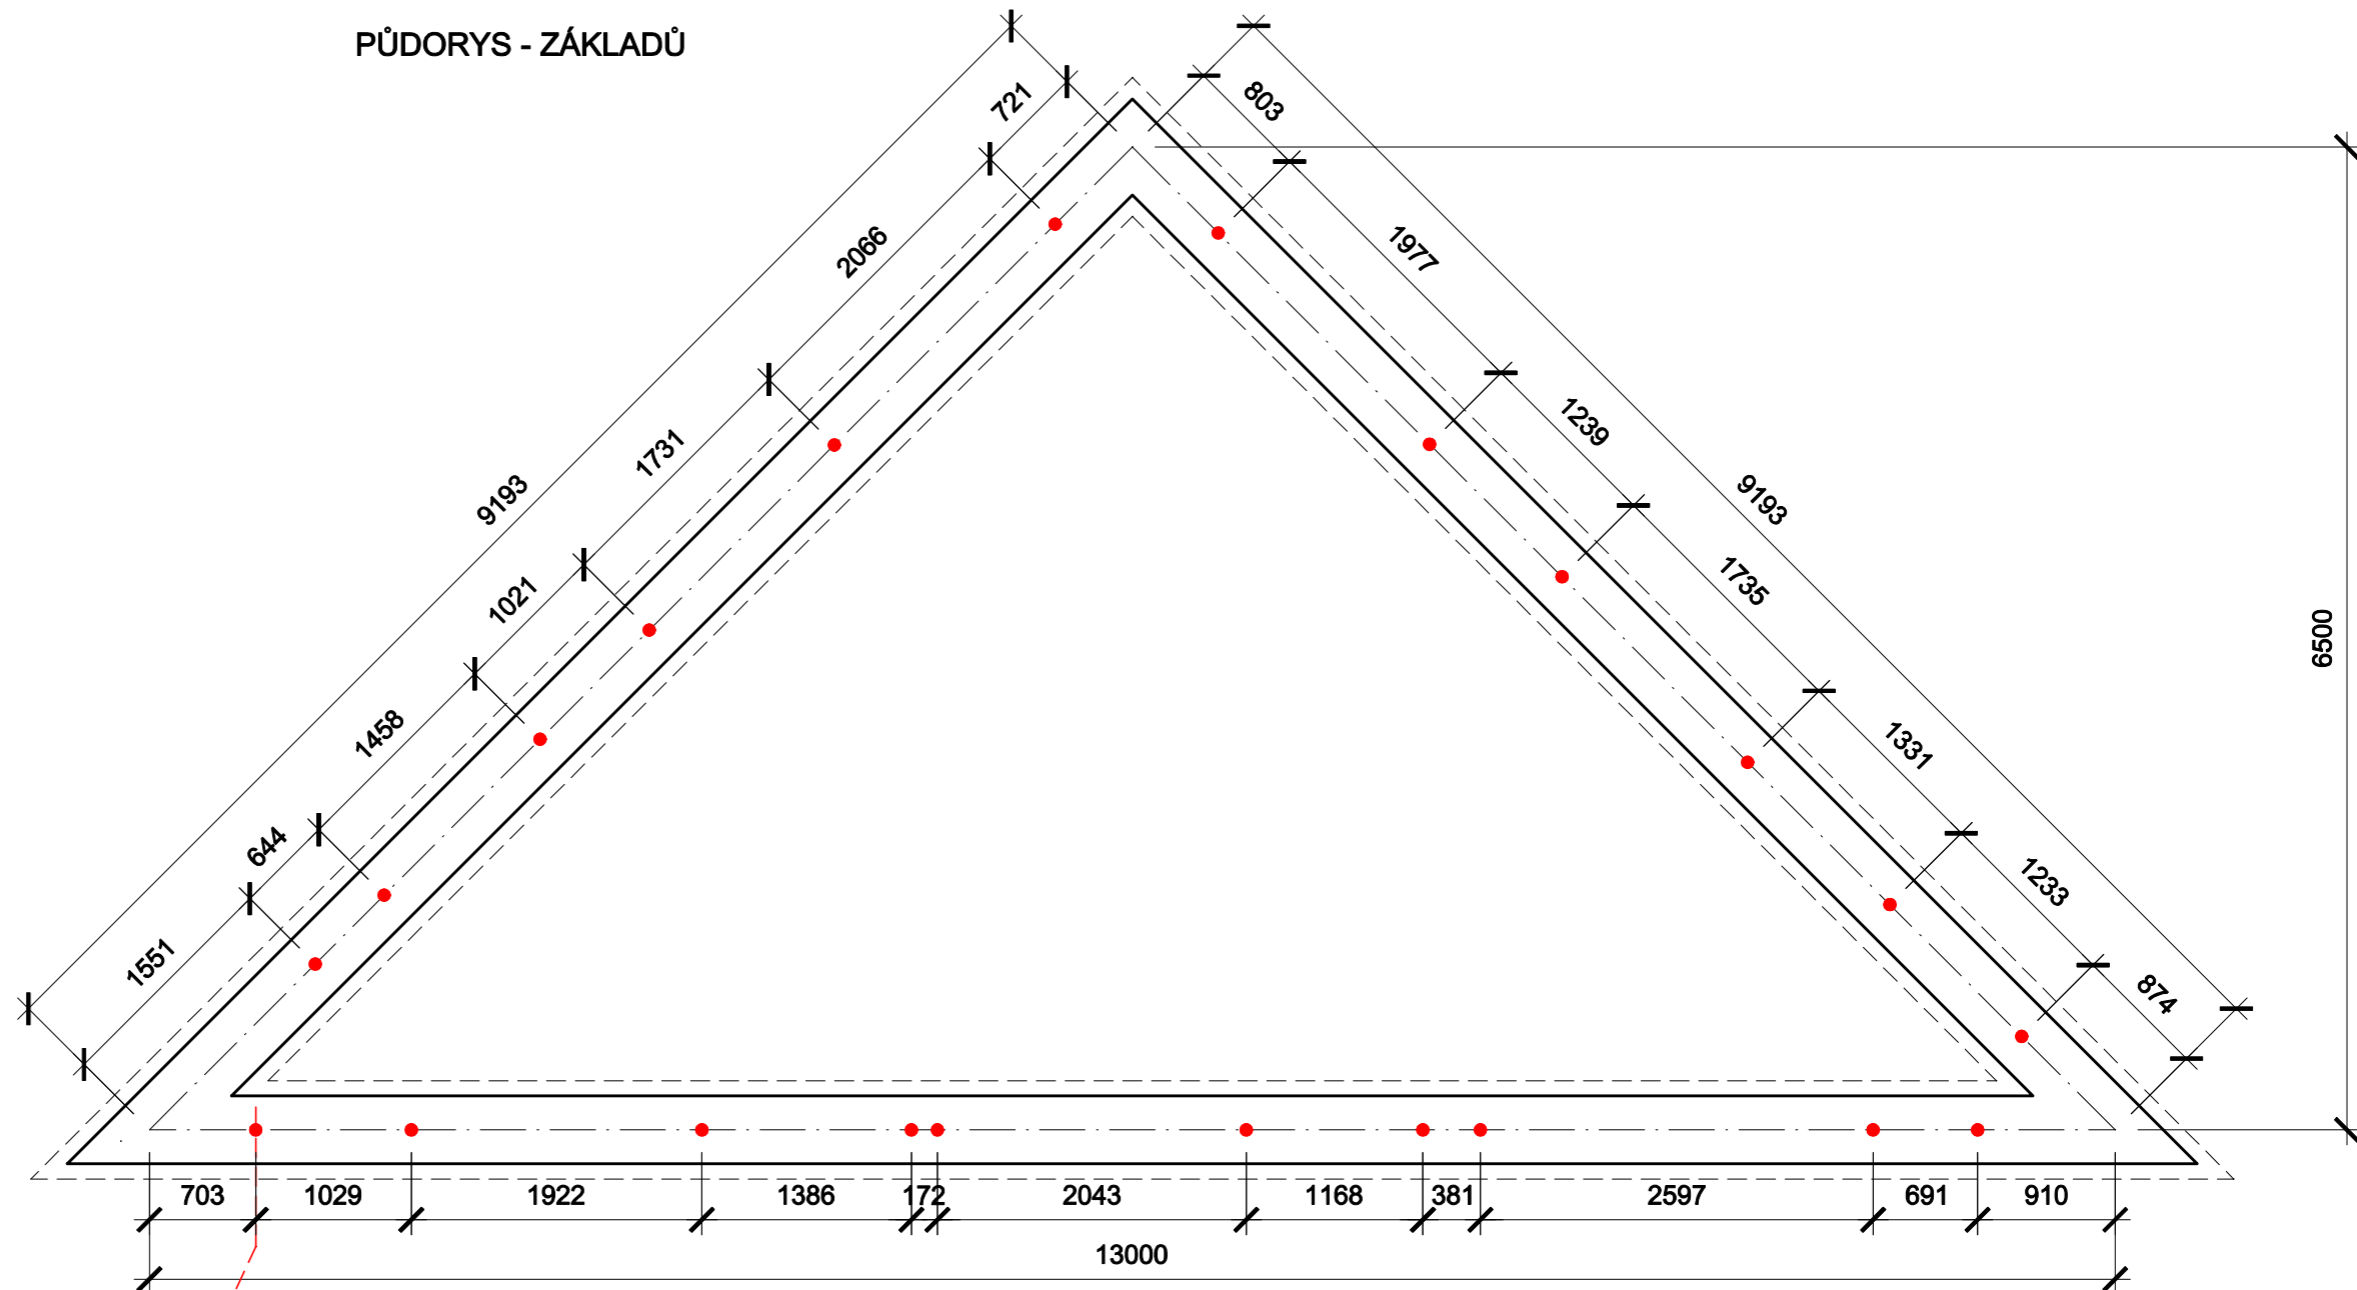


DETAIL KOTVENÍ, M 1:25

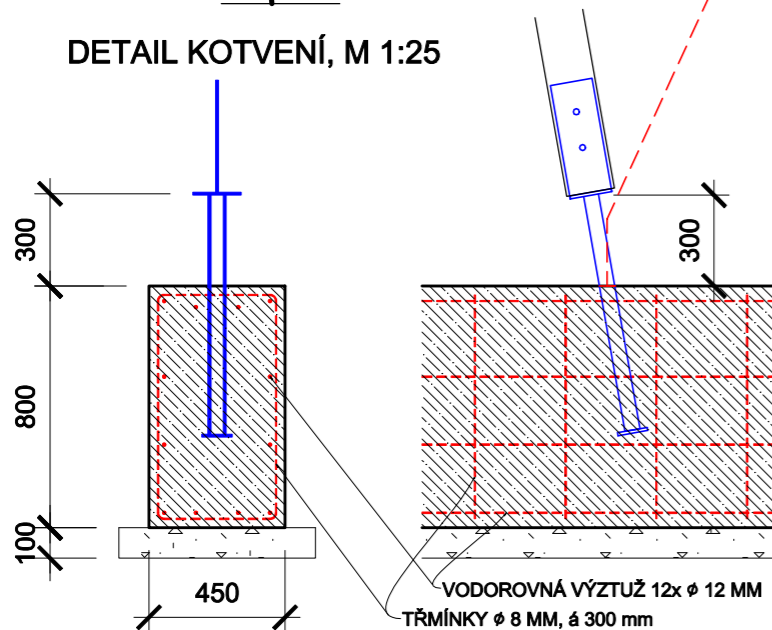


SVARENEC - OCEL.
PLECH TL. 10 MM,
ŽÁROVĚ ZINKOVÁNO

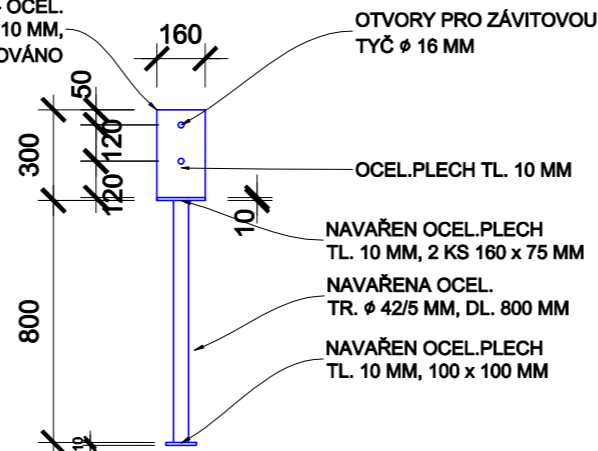

S

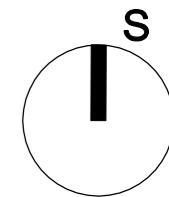

SOUŘADNICOVÝ SYSTÉM: S-JTSK		VÝŠKOVÝ SYSTÉM: BALT P.V.		
GENERÁLNÍ PROJEKTANT : ING. JAN HAVLÍČEK NA FRANTIŠKOVĚ 2020/12, OSTRAVA - SLEZSKÁ OSTRAVA, 710 00 TEL. : 602 834 972 E-MAIL : jan.havlicek@volny.cz				
VYPRACOVAL: ING. JAN HAVLÍČEK		ZODPOVĚDNÝ PROJEKTANT: ING. JAN HAVLÍČEK		
INVESTOR: MĚSTO PETŘVALD NÁM. GEN. VICHERKA 2511, 735 41, PETŘVALD, IČ: 00 29 75 93				
UMÍSTĚNÍ: k.ú. PETŘVALD U KARVINÉ, PARC.Č. 2/1		STUP.P.D. DPS		
STAVBA: ZŠ ŠKOLNÍ 246, ZAHRADNÍ OBJEKT V ATRIU SO 01 – ZAHRADNÍ OBJEKT, ÚPRAVY ATRIA		DATUM 2/2017		
VÝKRES: PŘÍSTŘEŠEK - PŮDORYS ZÁKLADŮ		FORMÁT 2 x A4		
		MĚŘÍTKO 1:50, 1:25		
		Č.V.		
		D.1.1.b.05		