





ZÁBRADLÍ ALTÁNU - KRATŠÍ STRANA

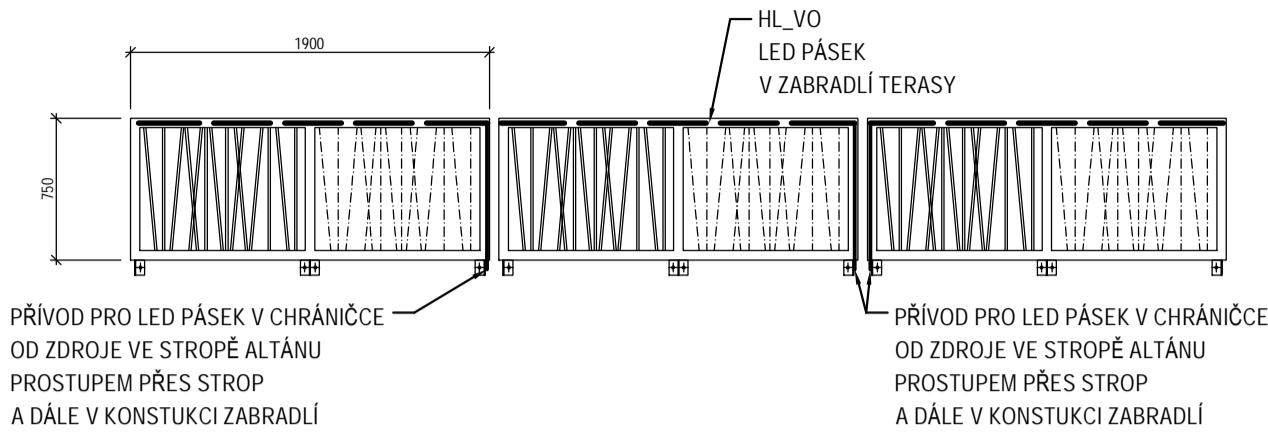

ZÁBRADLÍ ALTÁNU - DELŠÍ STRANA

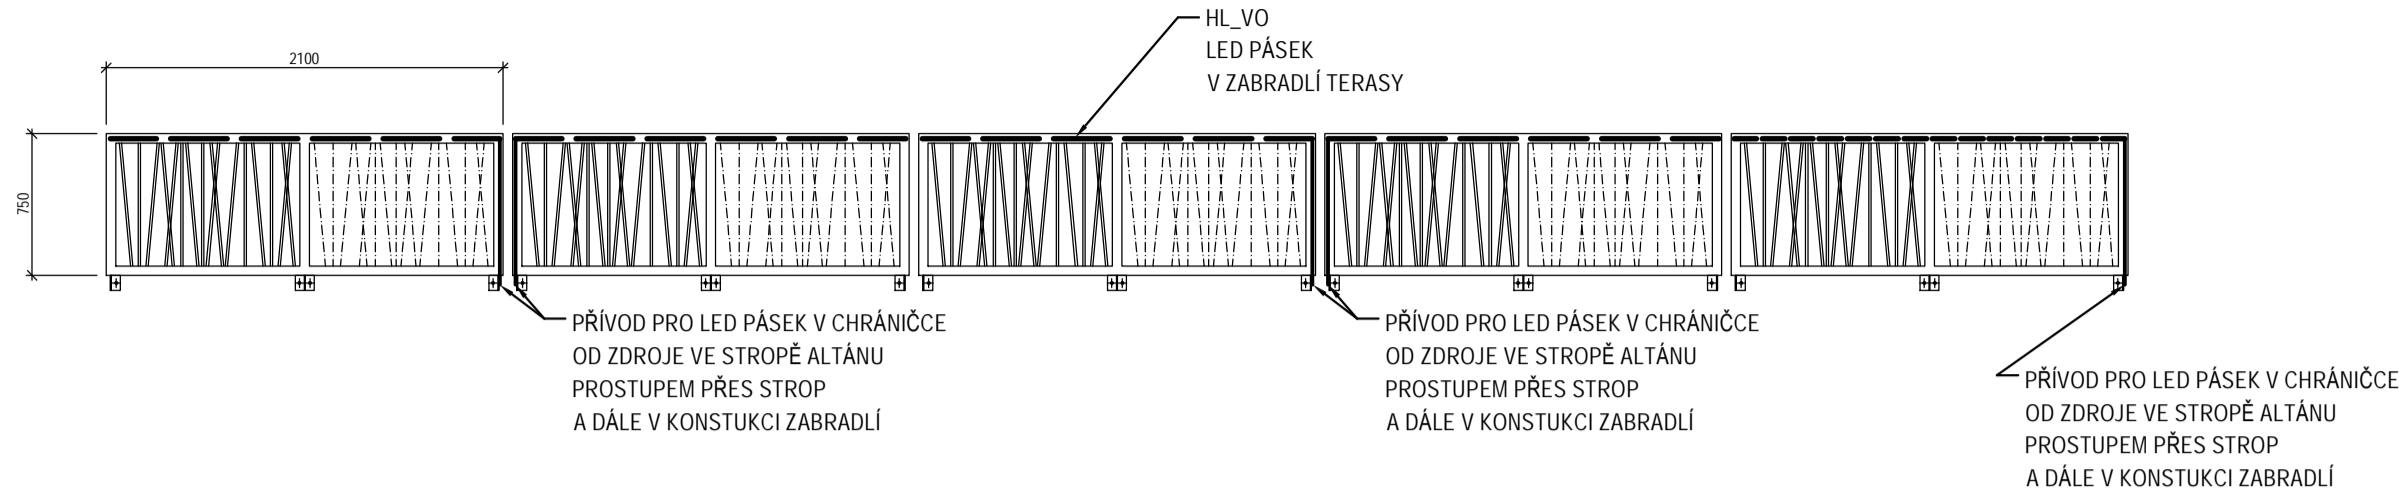

ZÁBRADLÍ ALTÁNU - TYPICKÝ ŘEZ

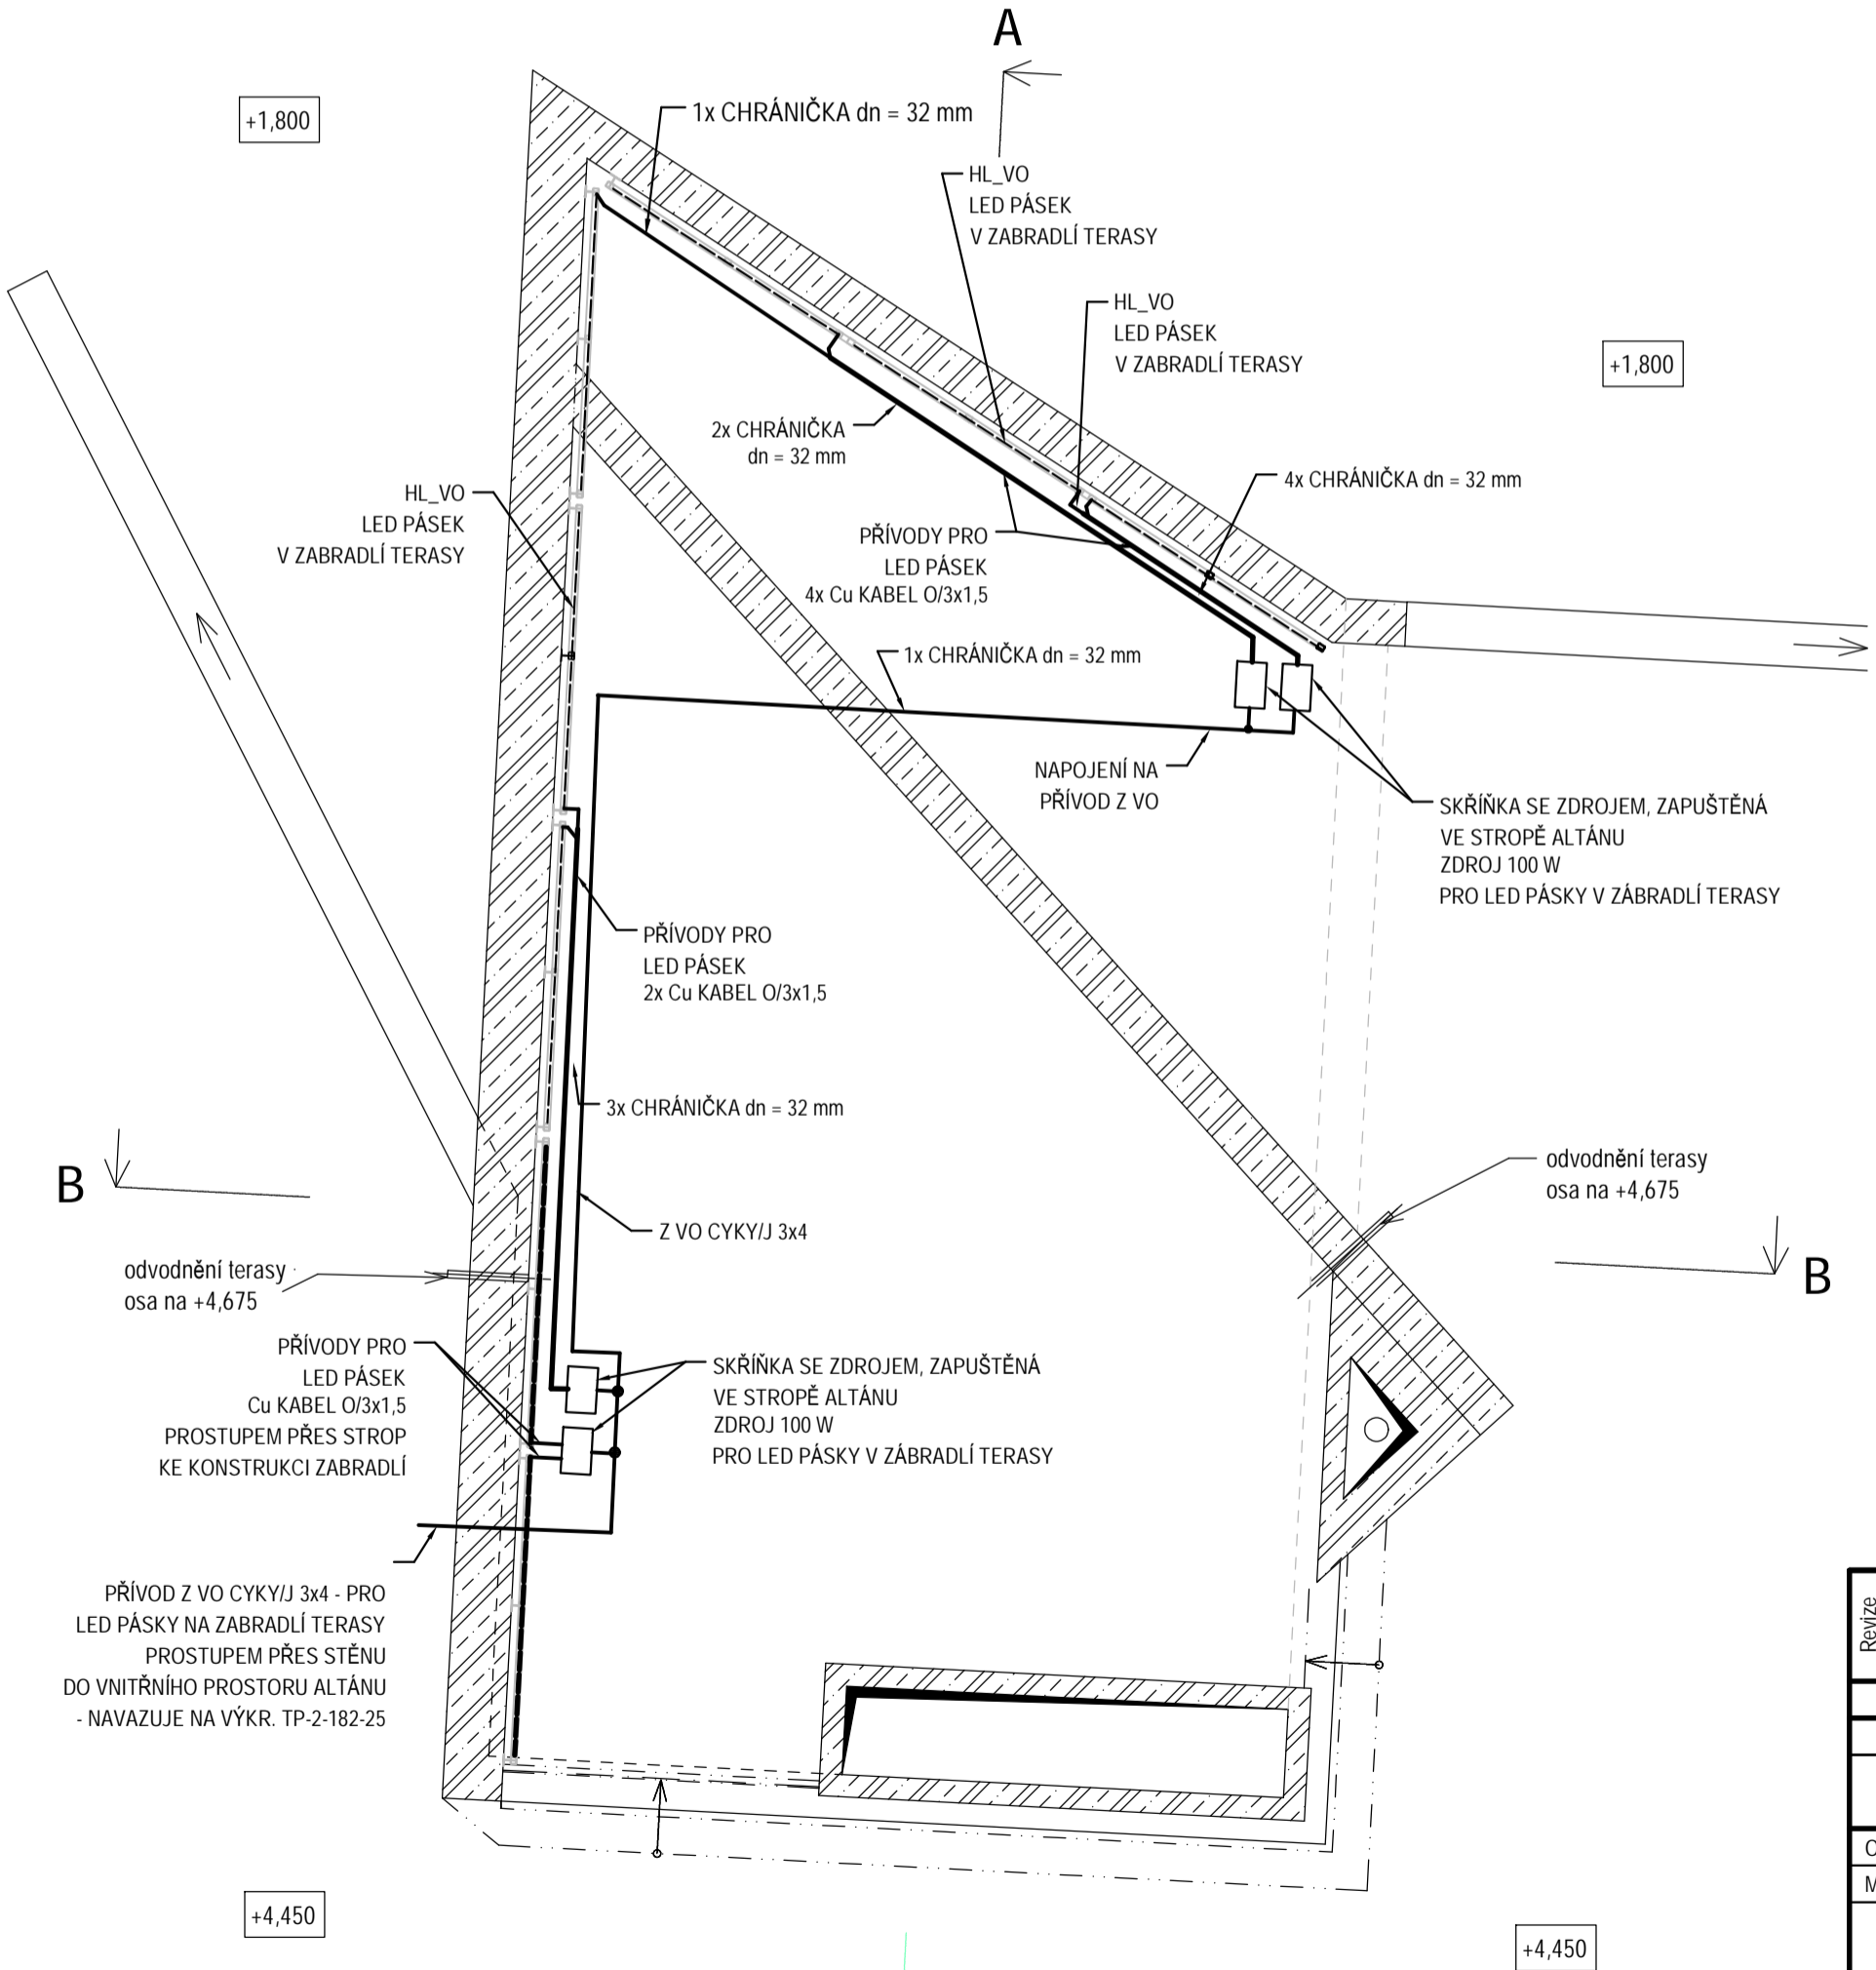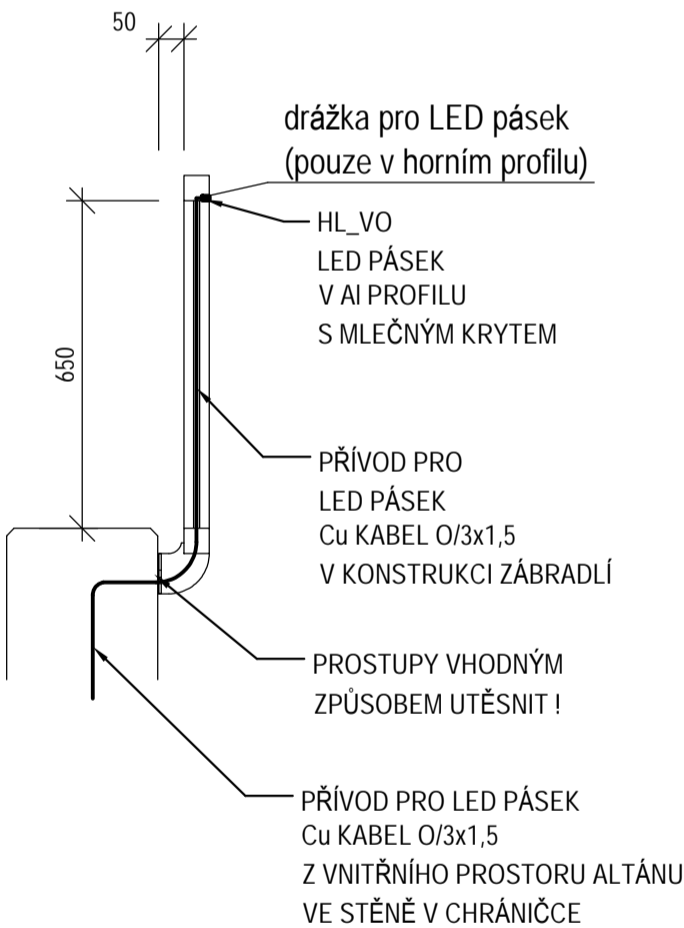

LEGENDA:

- LED PÁSEK 14 W / m, V SILIKONU, IP 67, DC 24V, š = 10 mm, 1463 lm/m, + VESTAVNÝ AI PROFIL VČETNĚ MLEČNÉHO DIFUZORU
- ELEKTROINSTALAČNÍ KRABICE S VÍČKEM, ROZMĚRY 311 x 202 x 87 mm, ZAPUSTNÁ DO BETONU + NAPÁJECÍ ZDROJ 100W (PRO LED PÁSEK)
- ELEKTROINSTALAČNÍ KRABICE ODOLNÁ PROTI POVĚTRNOSTNÍM VLVIVŮM (d x š) 93 mm x 93 mm, IP68, VČETNĚ SVORKOVNICE VEL.4 A ZALÉVACÍ HMOTY

POPIS:

V DRÁŽCE HORNÍHO PROFILU ZÁBRADLÍ BUDE INSTALOVÁN LED PÁSEK S VÝKONEM 14 W / m, UPEVNĚNÝ DO HLINÍKOVÉHO PROFILU S MLEČNÝM DIFUZOREM. NAPÁJENÍ LED PÁSKŮ BUDE Z NAPÁJECÍCH ZDROJŮ UMÍSTĚNÝCH VE SKŘÍŇKÁCH, ZAPUŠTĚNÝCH VE STROPĚ VE VNITŘNÍM PROSTORU ALTÁNU. KABELY OD ZDROJŮ K LED PÁSKŮM VÉST V CHRÁNIČKÁCH DO BETONU VE STROPĚ A STĚNÁCH ALTÁNU A PROSTUPEM DO VENKOVNÍHO PROSTORU V MÍSTĚ SLOUPKU ZÁBRADLÍ. DÁLE VE SLOUPKU K HORNÍMU PROFILU.

PROSTUPY STROPĚM A STĚNAMI VHODNÝM ZPŮSOBEM UTĚSNIT PROTI VNIKUTÍ VODY!

LED PÁSKY NAPOJIT, TAK ABY KONEC LED PÁSKU BYL VE VZDÁLENOSTI max 5m OD PŘÍSLUŠNÉHO ZDROJE. PŘÍVOD K LED PÁSKŮM NESMÍ BÝT DELŠÍ NEŽ 10 m.

LED PÁSKY V ZÁBRADLÍ VČETNĚ ZDROJŮ BUDOU NAPOJENY NA STÁVAJÍCÍ VEŘEJNÉ OSVĚTLENÍ (VO). OVLÁDÁNY BUDOU ZÁROVEŇ SE SVÍTIDLY VO.

POZNÁMKA

NAPÁJECÍ NAPĚTÍ : 1N/PE AC 230 V/ITN-S - PŘÍVOD KE ZDROJI PRO LED OCHRANA PŘED ÚRAZEM EL. PROUDEM: ZÁKLADNÍ OCHRANA: KRYTÍM, IZOLACÍ

OCHRANA PŘI PORUŠĚ: AUTOMATICKÝM ODPOJENÍM OD ZDROJE

VNĚJŠÍ VLVIVY: VIZ TECHNICKÁ ZPRÁVA

| | | | | | | | |
|---|------------------------|-------------|--------|----------|--|-------------|---|
| Revize | c | Datum | Podpis | Text | | c | |
| | b | | | | | | b |
| | a | | | | | | a |
| TENTO VÝKRES JE DUŠEVNÍM VLASTNICTVÍM FIRMY TRINECKÁ PROJEKCE, a.s. NESMÍ BÝT KOPÍROVÁN A POSKYTNUT TŘETÍM OSOBÁM BEZ SOUHLASU FIRMY TP, a.s. | | | | | | | |
| Zpracoval | | Kontroloval | | Schválil | TRINECKÁ PROJEKCE, a.s. Třinec - Kanada Míru 274, PSČ 73961 tel: 558 384 111 info@tp-jz.cz | | |
| | | | | |  | | |
| Objednatel | Obecní úřad Vělopolí | | | | Datum | 04/2025 | |
| Místo stavby | Vělopolí - Obecní park | | | | Stupeň | DVZ | |
| Úprava parku ve Vělopolí D. Dokumentace objektů D3. Elektro část | | | | | Měřítko | 1:50, 1:40 | |
| | | | | | Číslo zakázky | 66806357 | |
| | | | | | Číslo seznamu | TP-S-101-25 | |
| Situační schéma osvětlení zábradlí terasy | | | | | Číslo archivní | TP-2-183-25 | |
| | | | | | Poř. č. | 06 | |