


2/18

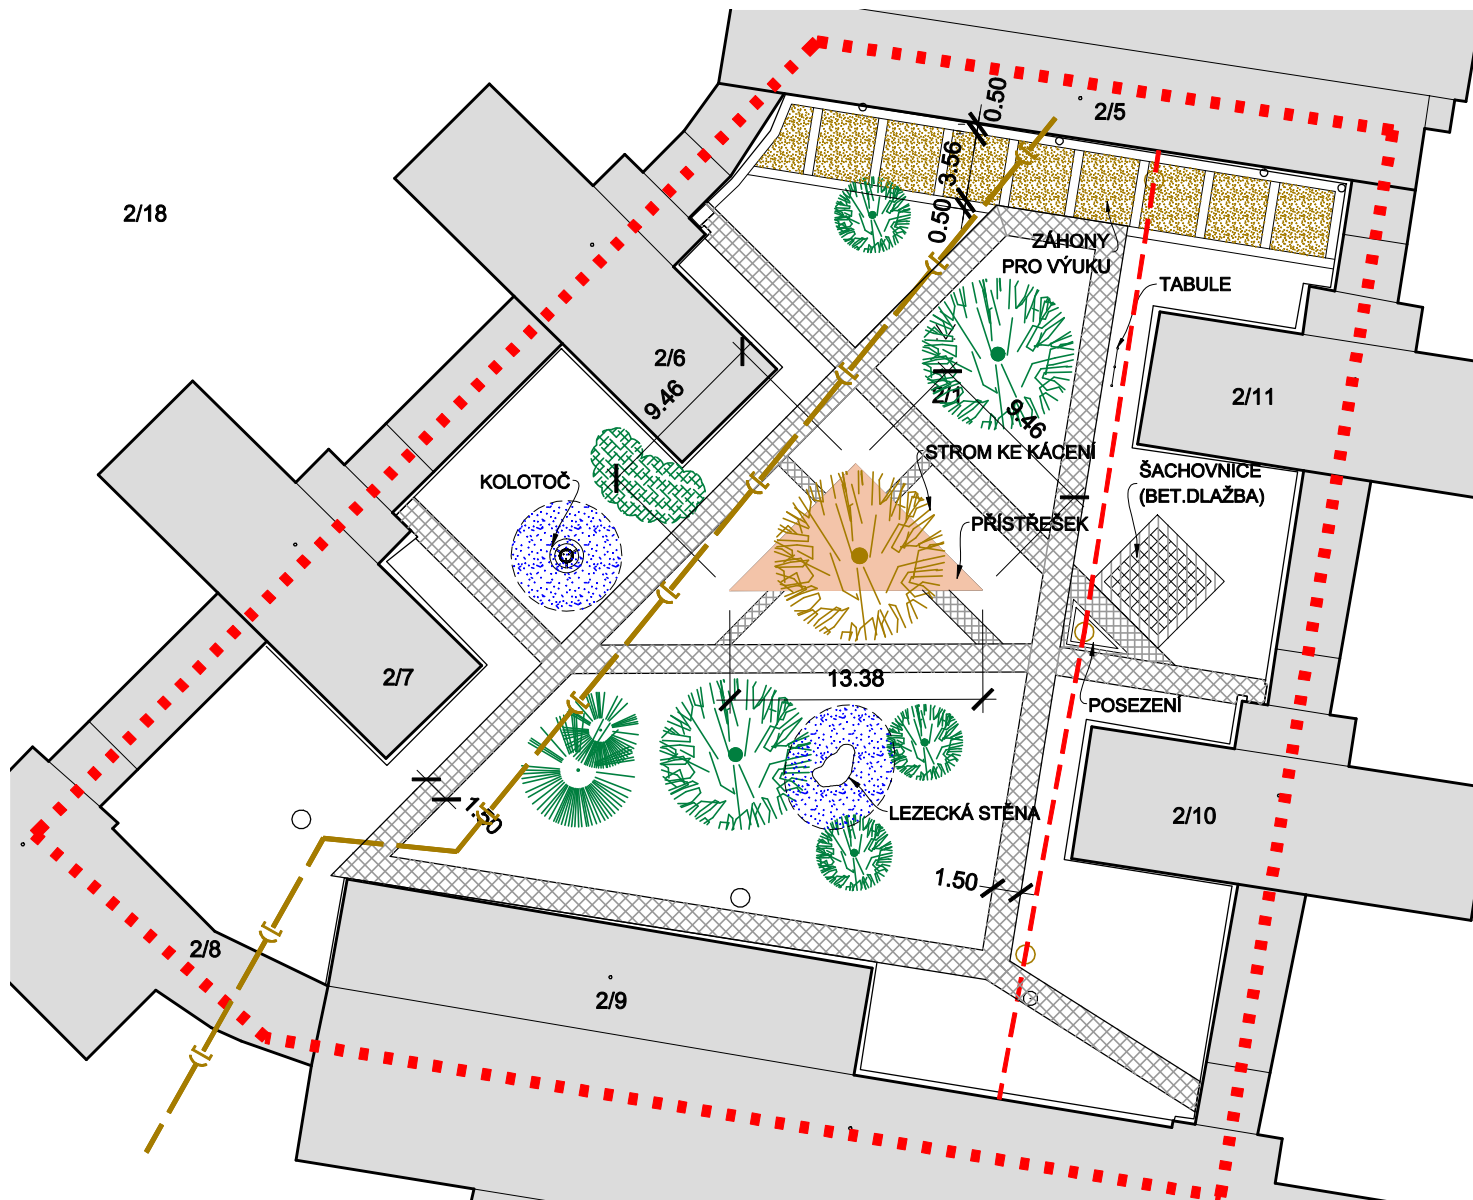

LEGENDA

ŘEŠENÉ ÚZEMÍ

OBJEKTY STÁVAJÍCÍ

PRÍSTŘEŠEK - NÁVRH

 
CHODNÍKY - OPRAVA

CHODNÍKY - NÁVRH

ZPEVNĚNÉ PLOCHY - NÁVRH


DOPADOVÁ PLOCHA - NÁVRH

ZAHONY PRO VÝUKU - NÁVRH



TEPLOVODNÍ VEDENÍ - STÁV.

KANALIZACE - STÁVAJÍCÍ

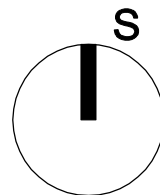

SOUŘADNICOVÝ SYSTÉM: S-JTSK

VÝŠKOVÝ SYSTÉM: BALT P.V.

GENERÁLNÍ PROJEKTANT :

ING. JAN HAVLÍČEK

NA FRANTIŠKOVĚ 2020/12, OSTRAVA - SLEZSKÁ OSTRAVA, 710 00

TEL. : 602 834 972

E-MAIL : jan.havlicek@volny.cz

VYPRACOVAL: ING. JAN HAVLÍČEK

ZODPOVĚDNÝ
PROJEKTANT: ING. JAN HAVLÍČEK

INVESTOR:

MĚSTO PETŘVALD

NÁM. GEN. VICHERKA 2511, 735 41, PETŘVALD, IČ: 00 29 75 93

UMÍSTĚNÍ:

K.Ú. PETŘVALD U KARVINÉ, PARC.Č. 2/1

STAVBA:

ZŠ ŠKOLNÍ 246, ZAHRADNÍ OBJEKT V ATRIU

VÝKRES:

SITUACE - CELKOVÁ

STUP.P.D.

DPS

DATUM

2/2017

FORMÁT

1 x A4

MĚŘÍTKO

1:400

Č.V.

C.2